


План I ЭТАЖА

Сквозная нумерация:

- 1 – Тамбур центрального входа;
- 2 – Коридор центрального входа;
- 3 – Янтарная комната;
- 4 – Гостиная Дома "Счастье жить";
- 5 – Раздевалка;
- 6 – Родительская приемная;
- 7 – Склад;
- 8 – Хозяйственный блок для хранения ТМЦ;
- 9 – Хозяйственный блок;
- 10 – Штаб "Счастье жить";
- 11 – Архив для хранения документов;
- 12 – Класс продлённого дня;
- 13 – Кабинет тейпирования;
- 14 – Зал ЛФК;
- 15 – Зал групповых мастер классов;
- 16 – Туалет правого крыла 1 этажа;
- 17 – Коридор правого крыла 1 этажа;
- 18 – Конференц-зал/Зал танго;
- 19 – Студия свето-звучо-ароматерапии;
- 20 – Зал восстановления энергии – релакса «Космос»;
- 21 – Тамбур запасного выхода;
- 22 – Хранение велосипедов в летний период;
- 23 – Прокат ТСР;
- 24 – Туалет для персонала левого крыла 1 этажа;
- 25 – Туалет для инвалидов;
- 26 – Душевая для инвалидов;
- 27 – Жилая комната;
- 28 – Игровая комната;
- 29, 30, 31 – Центр поведенческого анализа;
- 32 – Архив центра поведенческого анализа;
- 33 – Кухня;
- 34 – Коридор 1 левого крыла 1 этажа;
- 35 – Коридор 2 левого крыла 1 этажа;
- 36 – Лестничный переход подвал – 1 этаж – 2 этаж;

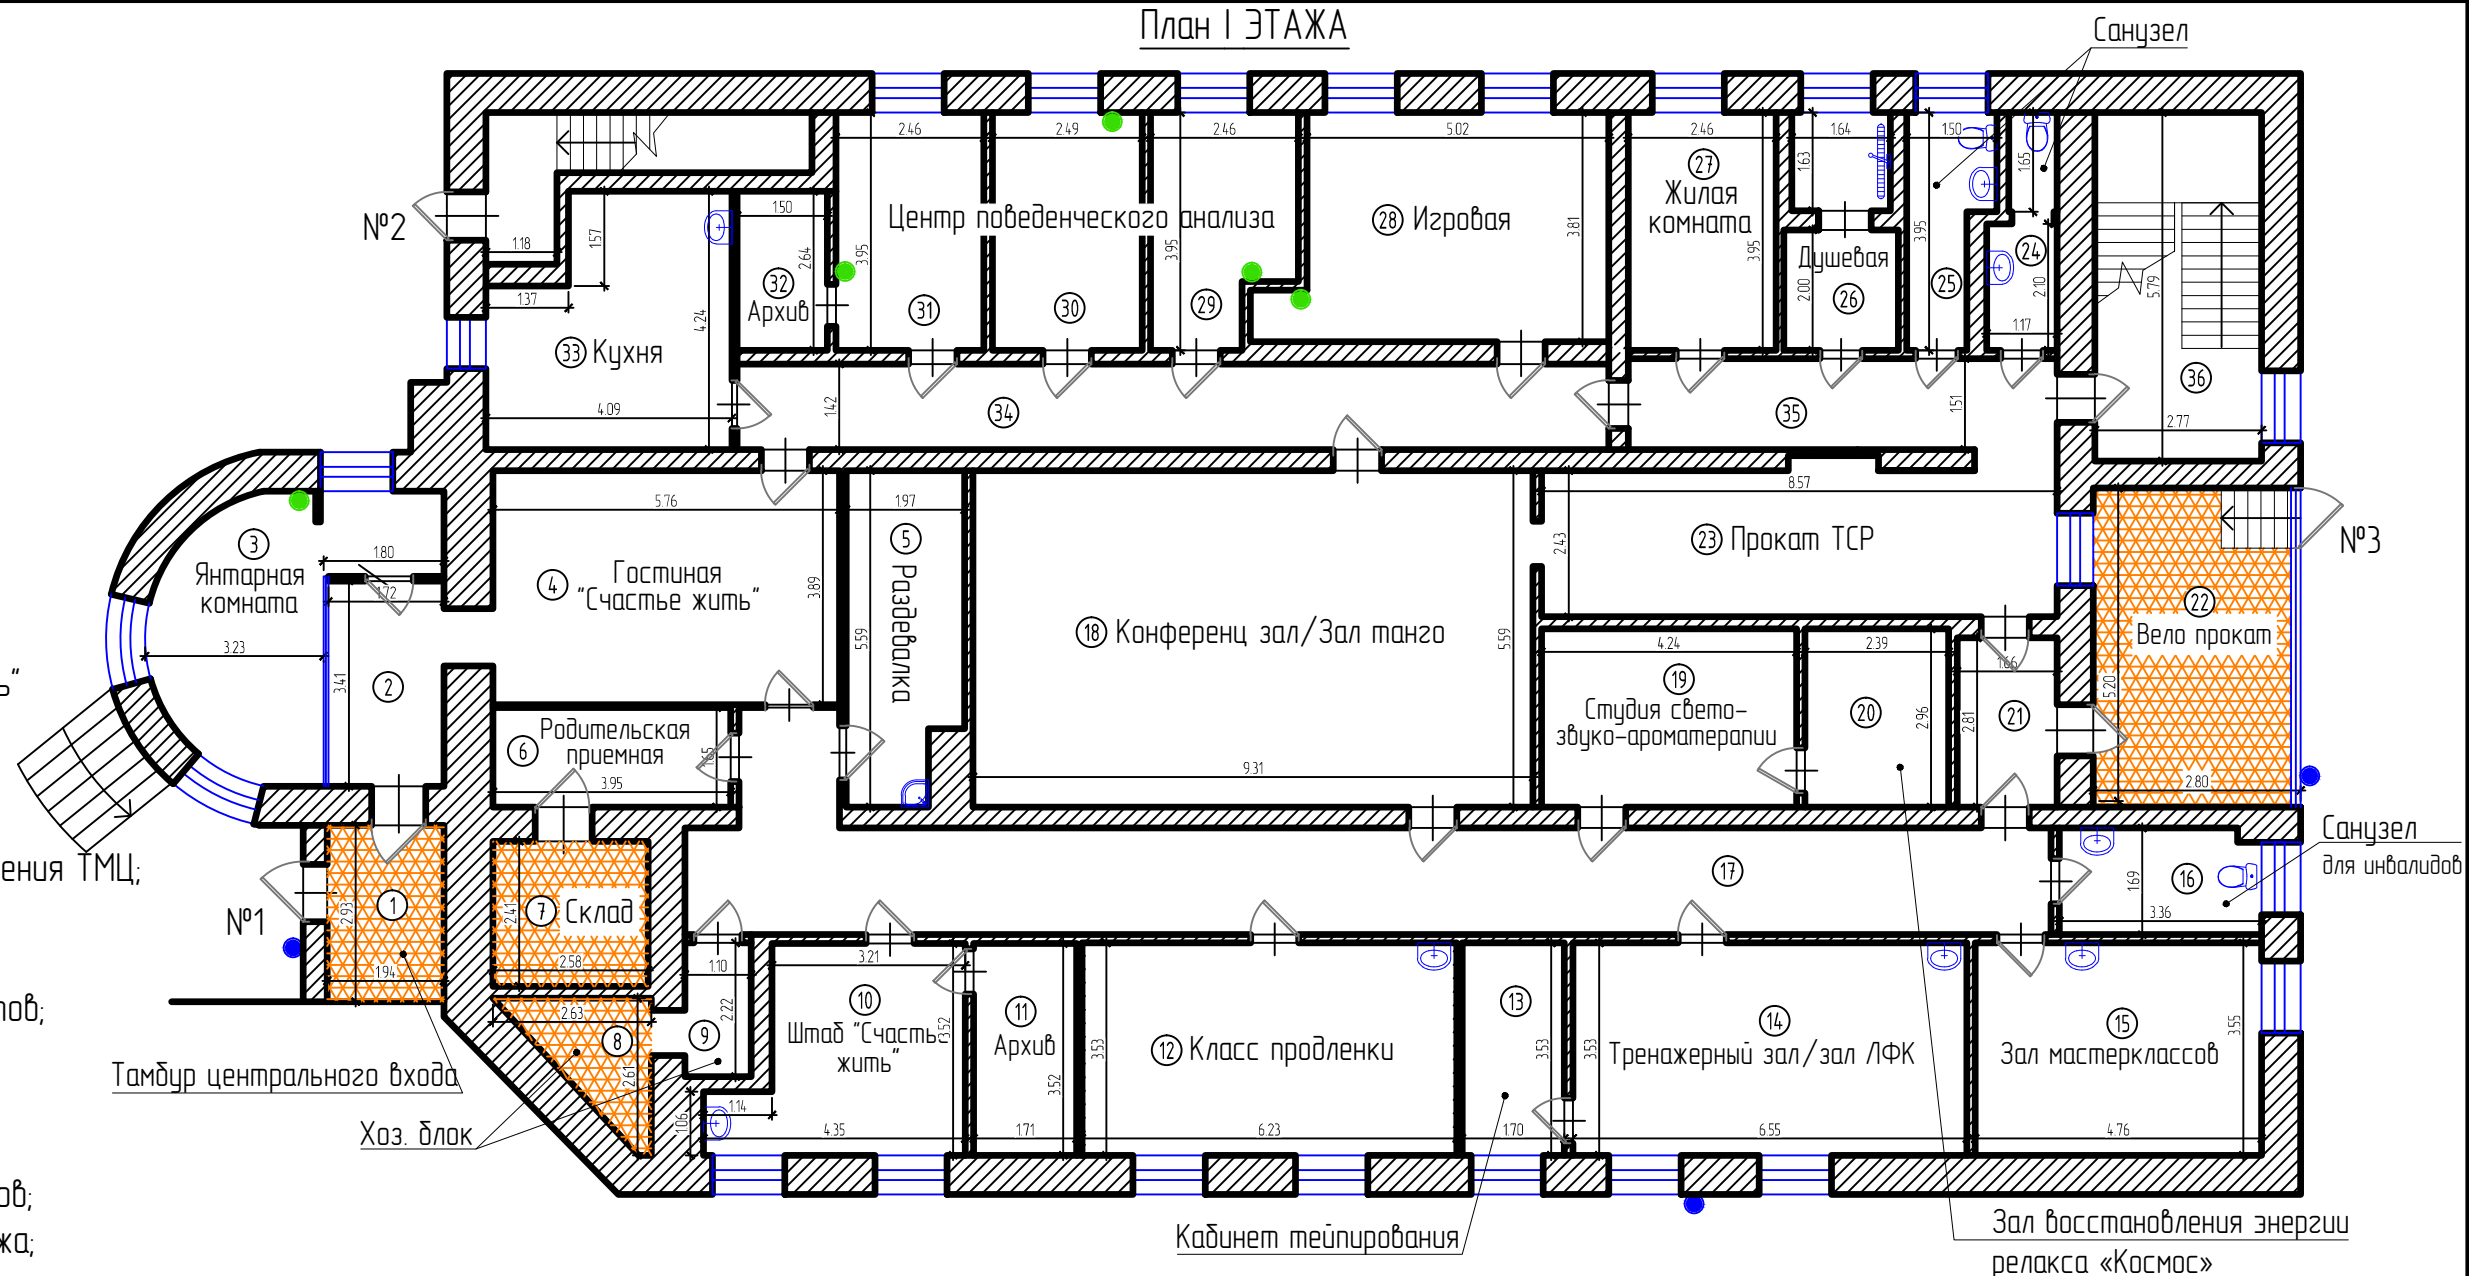

Примечание:
1034м² общая площадь
72 пространства
32 рабочих помещения

Условные обозначения:

- открывание дверей;
- внешняя камера видеонаблюдения;
- внутренняя камера видеонаблюдения;
- №1...5 – номер Выхода/Входа;
- не отапливаемые помещения

						01-2021			
						ул. Космонавтов Шоссе, 181а Индустриальный район города Перми			
Изм.	Кол.уч	Лист	№ док.	Подпись	Дата	460 м ²	Стадия	Лист	Листов
							П	1	3
Разработал							Гудина Е.Г.		
						План I ЭТАЖА	ОО "Счастье Жить"		


План ПОДВАЛА

Нумерация помещений:

- 43 – Туалет для персонала подвала;
- 44 – Хранилище 1 театрального реквизита «Туки-Луки»;
- 45 – Хранилище 2 театрального реквизита «Туки-Луки»;
- 46 – Склад печатной продукции «Счастье жить»;
- 47 – Склад расходных материалов для мастер-классов «Счастье жить»;
- 48 – Спелео пещера – сальвинитовая комната;
- 49 – Электрощитовая;
- 50 – Лестничный марш из подвала на улицу на отметку «0»
- 51 – Холодный мобильный склад для благотворительной помощи;
- 52 – Теплый мобильный склад для благотворительной помощи;
- 53 – Тепловой узел;
- 54 – Комната обжига и сушки глиняных изделий;
- 55 – Узел учета;
- 56 – Гончарная студия / Групповой зал. Кабинет 1;
- 57 – Гончарная студия / Гончарные круги. Кабинет 2
- 58 – Класс пескотерапии;
- 59 – Сушка и УФО облучения янтаря – для сушки янтарной крошки после дезинфекции;
- 60 – Класс безудержного рисования / Отмывочная янтаря – для дезинфекции и промывания янтарной крошки;
- 61 – Звукозаписывающая студия / Вокальная студия;
- 62 – Барабанная студия / Зал «оркестра»;
- 63 – Барабанная студия / Групповые занятия;
- 64 – Тамбур входа 5;
- 65 – Коридор подвала;
- 66 – Раздевалка подвала;
- 67 – Гостиная театральная «Туки-Луки»;
- 68 – Коморка театральная «Туки-Луки»;
- 69 – Примерка театральная «Туки-Луки»;
- 70 – Фото-видео студия;
- 71 – Туалет для посетителей.

Условные обозначения:


- открывание дверей;
- внешняя камера видеонаблюдения;
- внутренняя камера видеонаблюдения;
- №1...5 – номер Выхода/Входа;
- не отапливаемые помещения

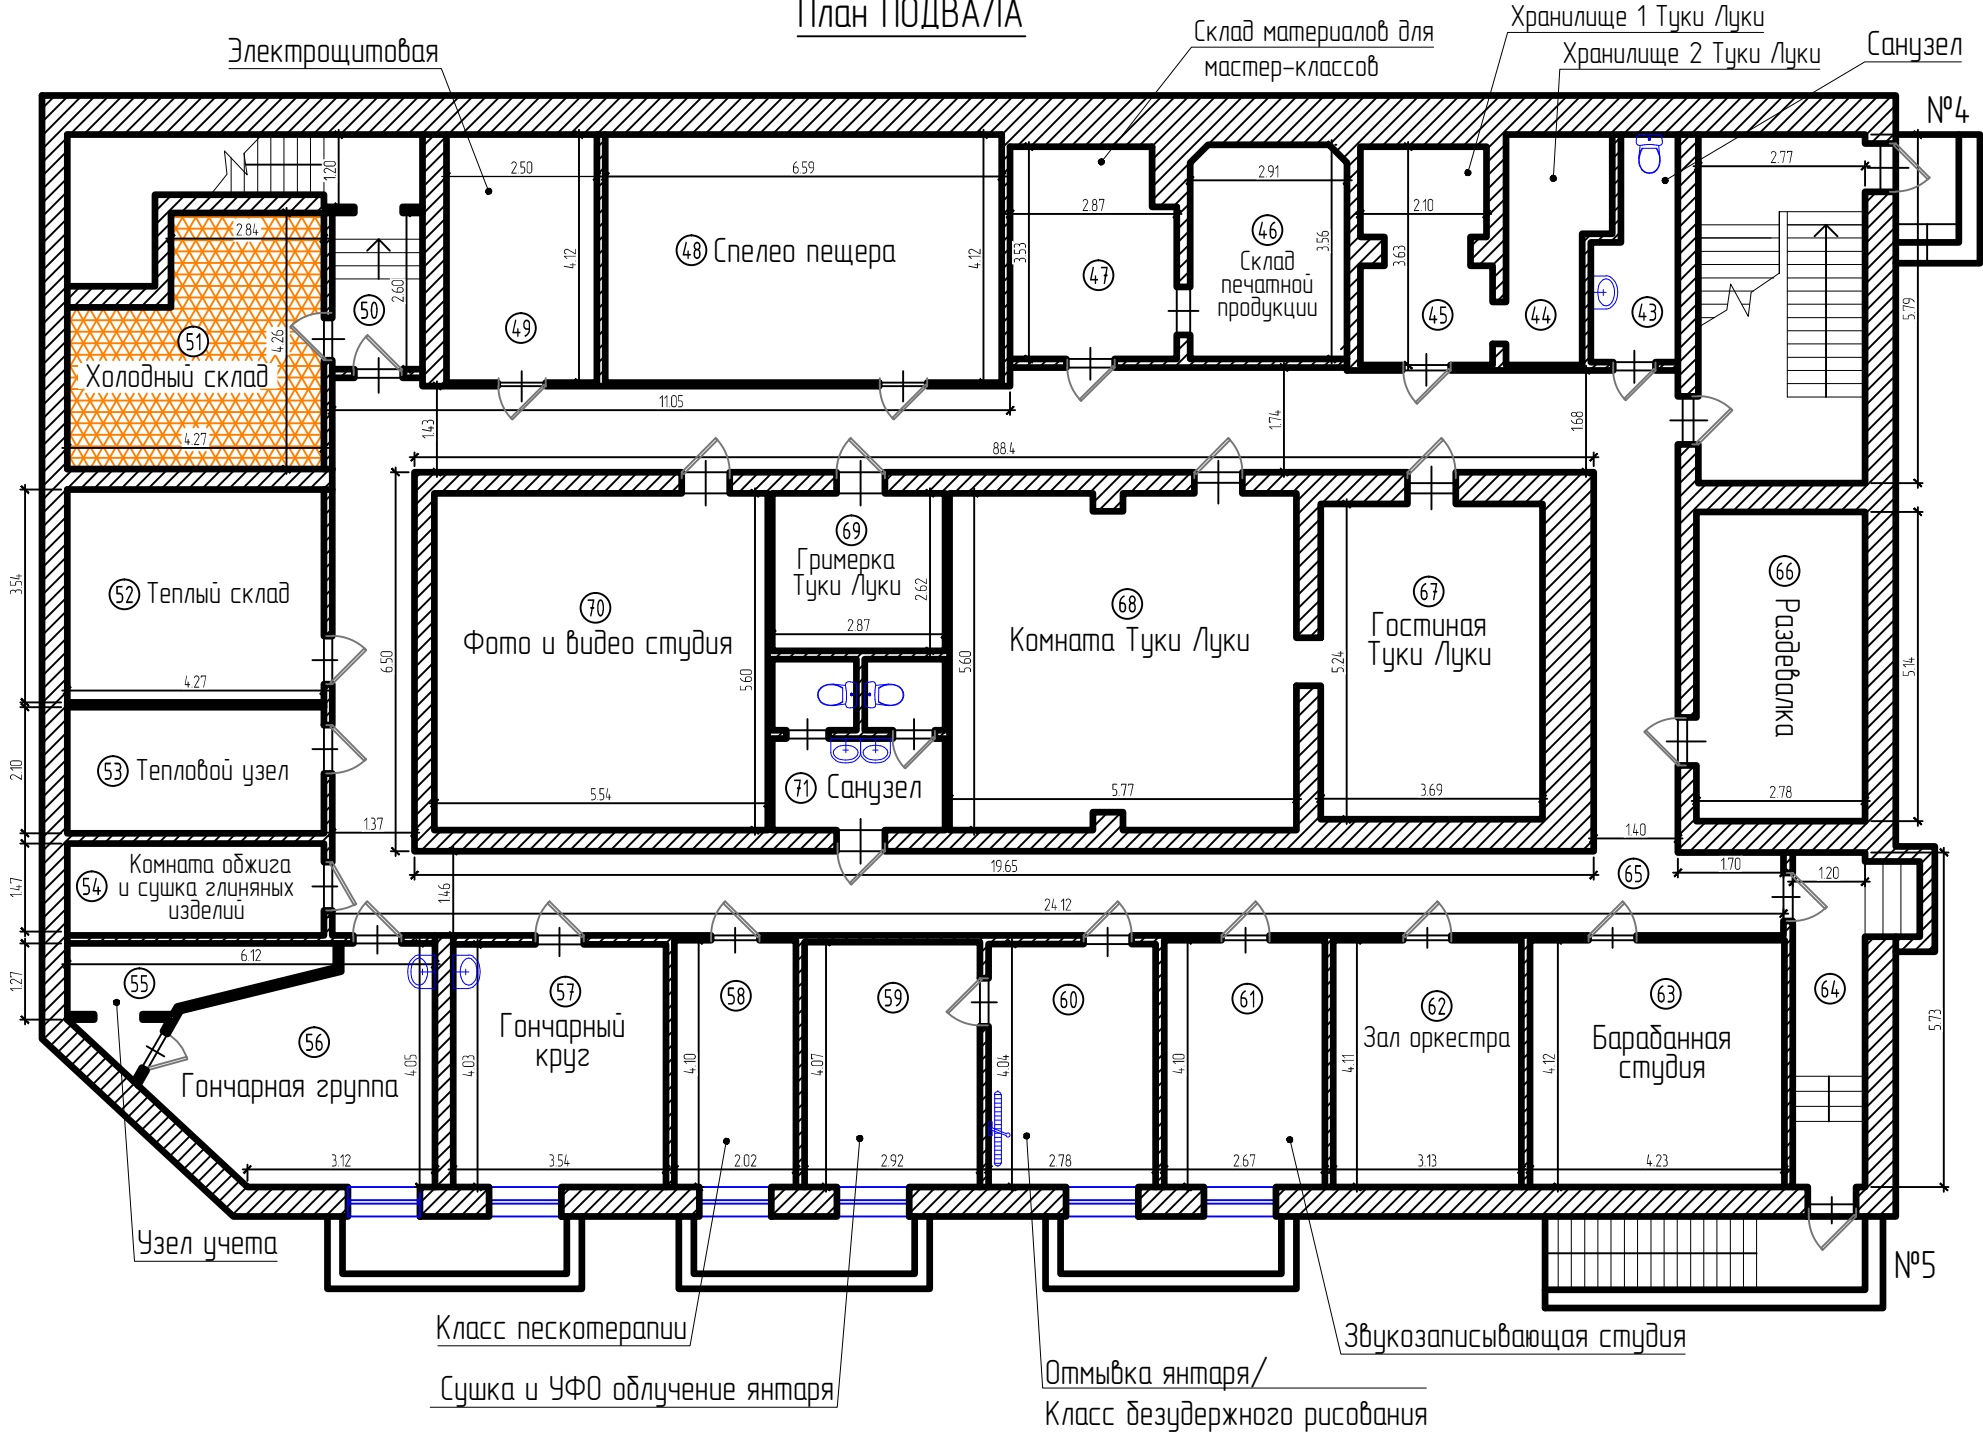


Примечание:
1034м² общая площадь
72 пространства
32 рабочих помещения

						01-2021		
						ул. Космонавтов Шоссе, 181а Индустриальный район города Перми		
Изм.	Кол.уч	Лист	№ док.	Подпись	Дата	440 м ²	Стация	Лист
							п	2
Разработал Гудина Е.Г.						План Подвала	Листов	
							3	
						ОО "Счастье Жить"		

План II ЭТАЖА

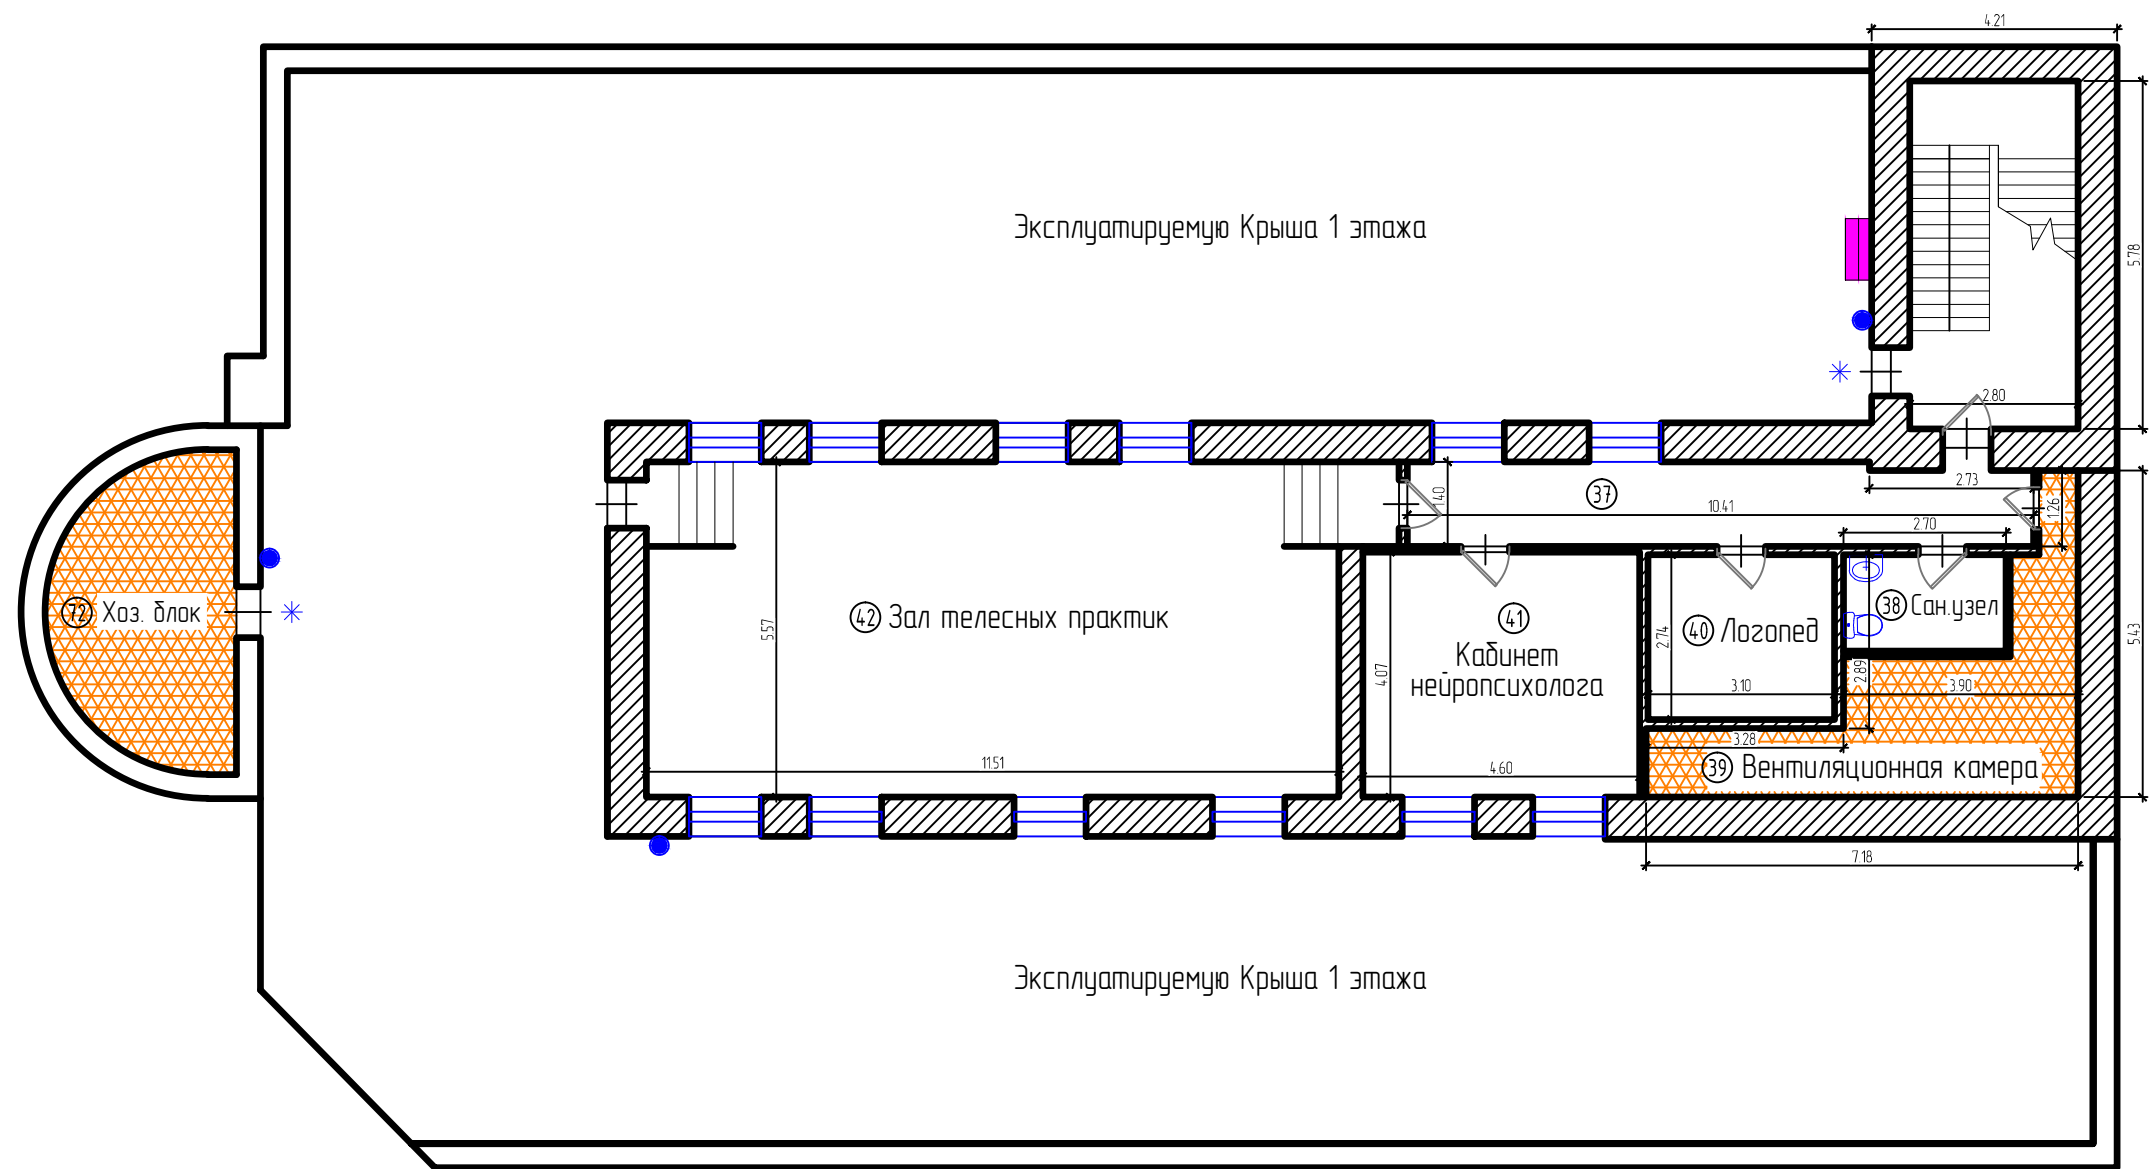

Условные обозначения:

 -  – открывание дверей;
-  – внешняя камера видеонаблюдения;
-  – внутренняя камера видеонаблюдения;
- №1...5 – номер Выхода/Входа;
-  – Выход на эксплуатируемую крышу 1 этажа;
-  – Лестница на кровлю второго этажа;
-  – Не отапливаемые помещения;

Нумерация помещений:

- 37 – Коридор 2 этажа;
- 38 – Санузел 2 этажа;
- 39 – Вентиляционная камера;
- 40 – Логопедический пункт;
- 41 – Кабинет нейропсихолога;
- 42 – Большой зал телесных практик;
- 72 – Хозяйственный блок;

Примечание:
1034м² общая площадь
72 пространства
32 рабочих помещения

						01-2021		
						ул. Космонавтов Шоссе, 181а Индустриальный район города Перми		
Изм.	Кол.уч	Лист	№ док.	Подпись	Дата	134 м ²	Стадия	Лист
							п	3
Разработал Гудина Е.Г.						План II ЭТАЖА		ОО "Счастье Жить"