

ООО «ЭнергоСтройПроект»

ООО "Дом-Строй Сибирь"

**Многоэтажный жилой комплекс по ул. Кирова, 44 в
Октябрьском районе г. Новосибирска на земельном
участке с к.н. 54:35:074675:1**

Вынос сетей канализации из зоны строительства

РАБОЧАЯ ДОКУМЕНТАЦИЯ

Основной комплект рабочих чертежей

09-1-2025-НК

Взам. инв. №	
Подп. и дата	
Инв. № подл.	

2025 г.

ООО «ЭнергоСтройПроект»

ООО "Дом-Строй Сибирь"

**Многоэтажный жилой комплекс по ул. Кирова, 44 в
Октябрьском районе г. Новосибирска на земельном
участке с к.н. 54:35:074675:1**

Вынос сетей канализации из зоны строительства

РАБОЧАЯ ДОКУМЕНТАЦИЯ

Основной комплект рабочих чертежей

09-1-2025-НК

Главный инженер проекта _____ **О.Н. Домников**

Взам. инв. №	
Лист №	
Инв. № подл.	

2025 г.

Согласовано

	Взам. инв. №	
	Подп. и дата	
Инв. № подл.		

Перечень основного комплекта рабочих чертежей

Лист	Наименование	Примечание
1	Общие данные	
2	План с сетями канализации (временная схема) М 1:500. 1 этап	
3	Профиль К1вр. 1 этап	
4	Таблица канализационных колодцев К1вр. 1 этап	
5	План с сетями канализации М 1:500. 2 этап	
6	Профиль К1. 2 этап	
7	Таблица канализационных колодцев К1. 2 этап	
8	Схемы. Узлы	

Ведомость ссылочных и прилагаемых документов

Обозначение	Наименование	Примечание
	Ссылочные документы	
ТП 902-09-22.84, альбом 2	Колодцы канализационные	
ГОСТ 8020-2016	Конструкции бетонные и железобетонные для колодцев канализационных, водопроводных и газопроводных сетей	
	Прилагаемые документы	
ш. 09-1-2025-НК.С 1	Спецификация оборудования, изделий и материалов. 1 этап	на 1-м листе
ш. 09-1-2025-НК.С 2	Спецификация оборудования, изделий и материалов. 2 этап	на 2-х листах

1. Раздел "наружные сети канализации" выполнен на основании технических условий №5-31289 от 10.10.2023г МУП "Горводоканал" г. Новосибирска.
2. Чертежи раздела разработаны на основании топосъемки М 1 : 500.
3. Перед началом земляных работ вызвать представителей служб по эксплуатации инженерных коммуникаций и согласовать с ними производство работ по сохранению коммуникаций и соблюдению правил по технике безопасности.

ГИП.....Домников О.Н.

Общие указания

Данный проект выполнен на основании технических условий №5-31289 от 10.10.2023г МУП "Горводоканал" г. Новосибирска и в соответствии с требованиями:

- СП 32.13330.2018 "Канализация. Наружные сети и сооружения";
- СП 42.13330.2016 «Градостроительство».

Проектом предусмотрен вынос сетей канализации из зоны строительства объекта ООО "Дом-Строй Сибирь" Многоэтажный жилой комплекс по ул. Кирова, 44 в Октябрьском районе г. Новосибирска на земельном участке с к.н. 54:35:074675:1

Действующие сети канализации выполнены из керамических труб диаметром 250мм и труб из ПВХ диаметром 160мм.

Участок выноса канализации - от колодца КК1 до колодца КК8, установленных на действующих сетях.

Для отвода стоков с действующих сетей на период монтажа в самотечном режиме необходимо выполнить перекладку сетей в два этапа. В 1 этапе необходимо вынести участок действующей сети, попадающей в зону монтажа проектируемого участка сети канализации: смонтировать участок ККсущ1-ККсущ2 диаметром 160мм; существующие сети на участке Кксущ1-ККсущ2 демонтировать. Во 2 этапе произвести монтаж сетей от КК1 до КК8, далее существующие сети выносимого участка демонтировать, включая сети 1 этапа К1вр.

Наружные самотечные сети предусмотрены из труб гофрированных полимерных с раструбом и уплотнительным кольцом КОРСИС SN16 OD250мм и SN8 OD160мм.

Диаметр и глубина заложения сети канализации приняты с учетом существующих диаметров и отметок и с учетом смежных инженерных коммуникаций.

Способ прокладки трубопроводов канализации - открытый.

В качестве основания под трубопроводы при открытом способе монтажа предусмотреть: местный уплотненный грунт непучинистый с Куп=0,95, песчаное основание высотой 15см с плотностью 1.65г/см³ с послойным уплотнением Куп=0,95, далее засыпка песком на высоту 30см над верхом трубы; далее местный непучинистый непросадочный грунт до низа отм. благоустройства.

Канализационные колодцы на сетях запроектированы из круглых сборных железобетонных элементов по ГОСТ 8020-2016. Диаметр колодцев 1000мм и 1500мм.

Колодцы выполнить с наружной гидроизоляцией. Наружная гидроизоляция битумным составом за два раза по слою битумного праймера.

Элементы колодцев укладывать на цементно-песчаный раствор толщиной 10-20мм.

Марка колодцев по грунтовым условиям - принять II.

Для спуска в колодец предусмотреть устройство стремянок на высоту рабочей части из арматуры 20-А240.

При проходе через стенки колодцев проектом предусмотрена установка стальных гильз по ГОСТ 10704-91 с учетом обеспечения зазора вокруг труб по периметру с заделкой отверстия канатной прядью и бетоном В25 мелкозернистым.

Стальные гильзы покрыть антикоррозионной эмалью ХС-759 на три слоя по слою грунта ХС-059 (по ГОСТ 23494-79). Внутреннее покрытие стальных труб (гильз): антикоррозионное полимерное покрытие по ТУ 2310-222-39124899-2005 толщиной не менее 30мкм.

На проектируемой сети канализации предусмотрено устройство футляров из труб стальных электросварных по ГОСТ 10704-91 с внутренней и наружной изоляцией.

Для стальных трубопроводов, применяемых для футляров при открытой прокладке, предусмотреть полимерное защитное покрытие заводского нанесения по ГОСТ 9.602-2016. Наружное двухслойное толщиной не менее 2мм:

- термоплавкий полимерный подслой;
- защитный слой на основе экструдированного полиэтилена.

Внутреннее покрытие стальных труб: антикоррозионное полимерное покрытие по ТУ 2310-222-39124899-2005 толщиной не менее 30мкм.

При прокладке в футлярах применить опорно-направляющие центрирующие кольца.

Концы футляров заделать в колодцах; в грунте заделку футляров произвести с применение герметизирующих манжет.


Выносимые сети, после переключения, демонтировать. Колодцы, попадающие под вынос - демонтировать. Котлованы и траншеи засыпать местным непучинистым непросадочным грунтом. Насыпной грунт под обратную засыпку не использовать.

При устройстве колодца КК1 и КК8 выполнить отключение холодного водоснабжения на хоз-бытовые нужды административного здания. Порядок производства работ учесть в ППР.

Комплектацию материалами произвести после составления монтажной спецификации.

						09-1-2025- НК			
						ООО "Дом-Строй Сибирь"			
						Многоэтажный жилой комплекс по ул. Кирова, 44 в Октябрьском районе г. Новосибирска на земельном участке с к.н. 54:35:074675:1			
Изм.	Кол. уч.	Лист	№ док.	Подп.	Дата	Вынос сетей канализации из зоны строительства	Стадия	Лист	Листов
Разраб.		Куприянова			10.25		Р	1	8
						Общие данные	ООО "ЭнергоСтройПроект"		
Н.контр.		Домников			10.25		г. Новосибирск		
ГИП		Домников			10.25				

РАССМОТРЕНО
МУП г. Новосибирска «Горводоканал»
2
При производстве работ вносить исправления
Горводоканала по тел. 2102717
Скворцов /ФИО/ В.И. Скворцов
должность Ведущий инженер
дата 12.12.2025

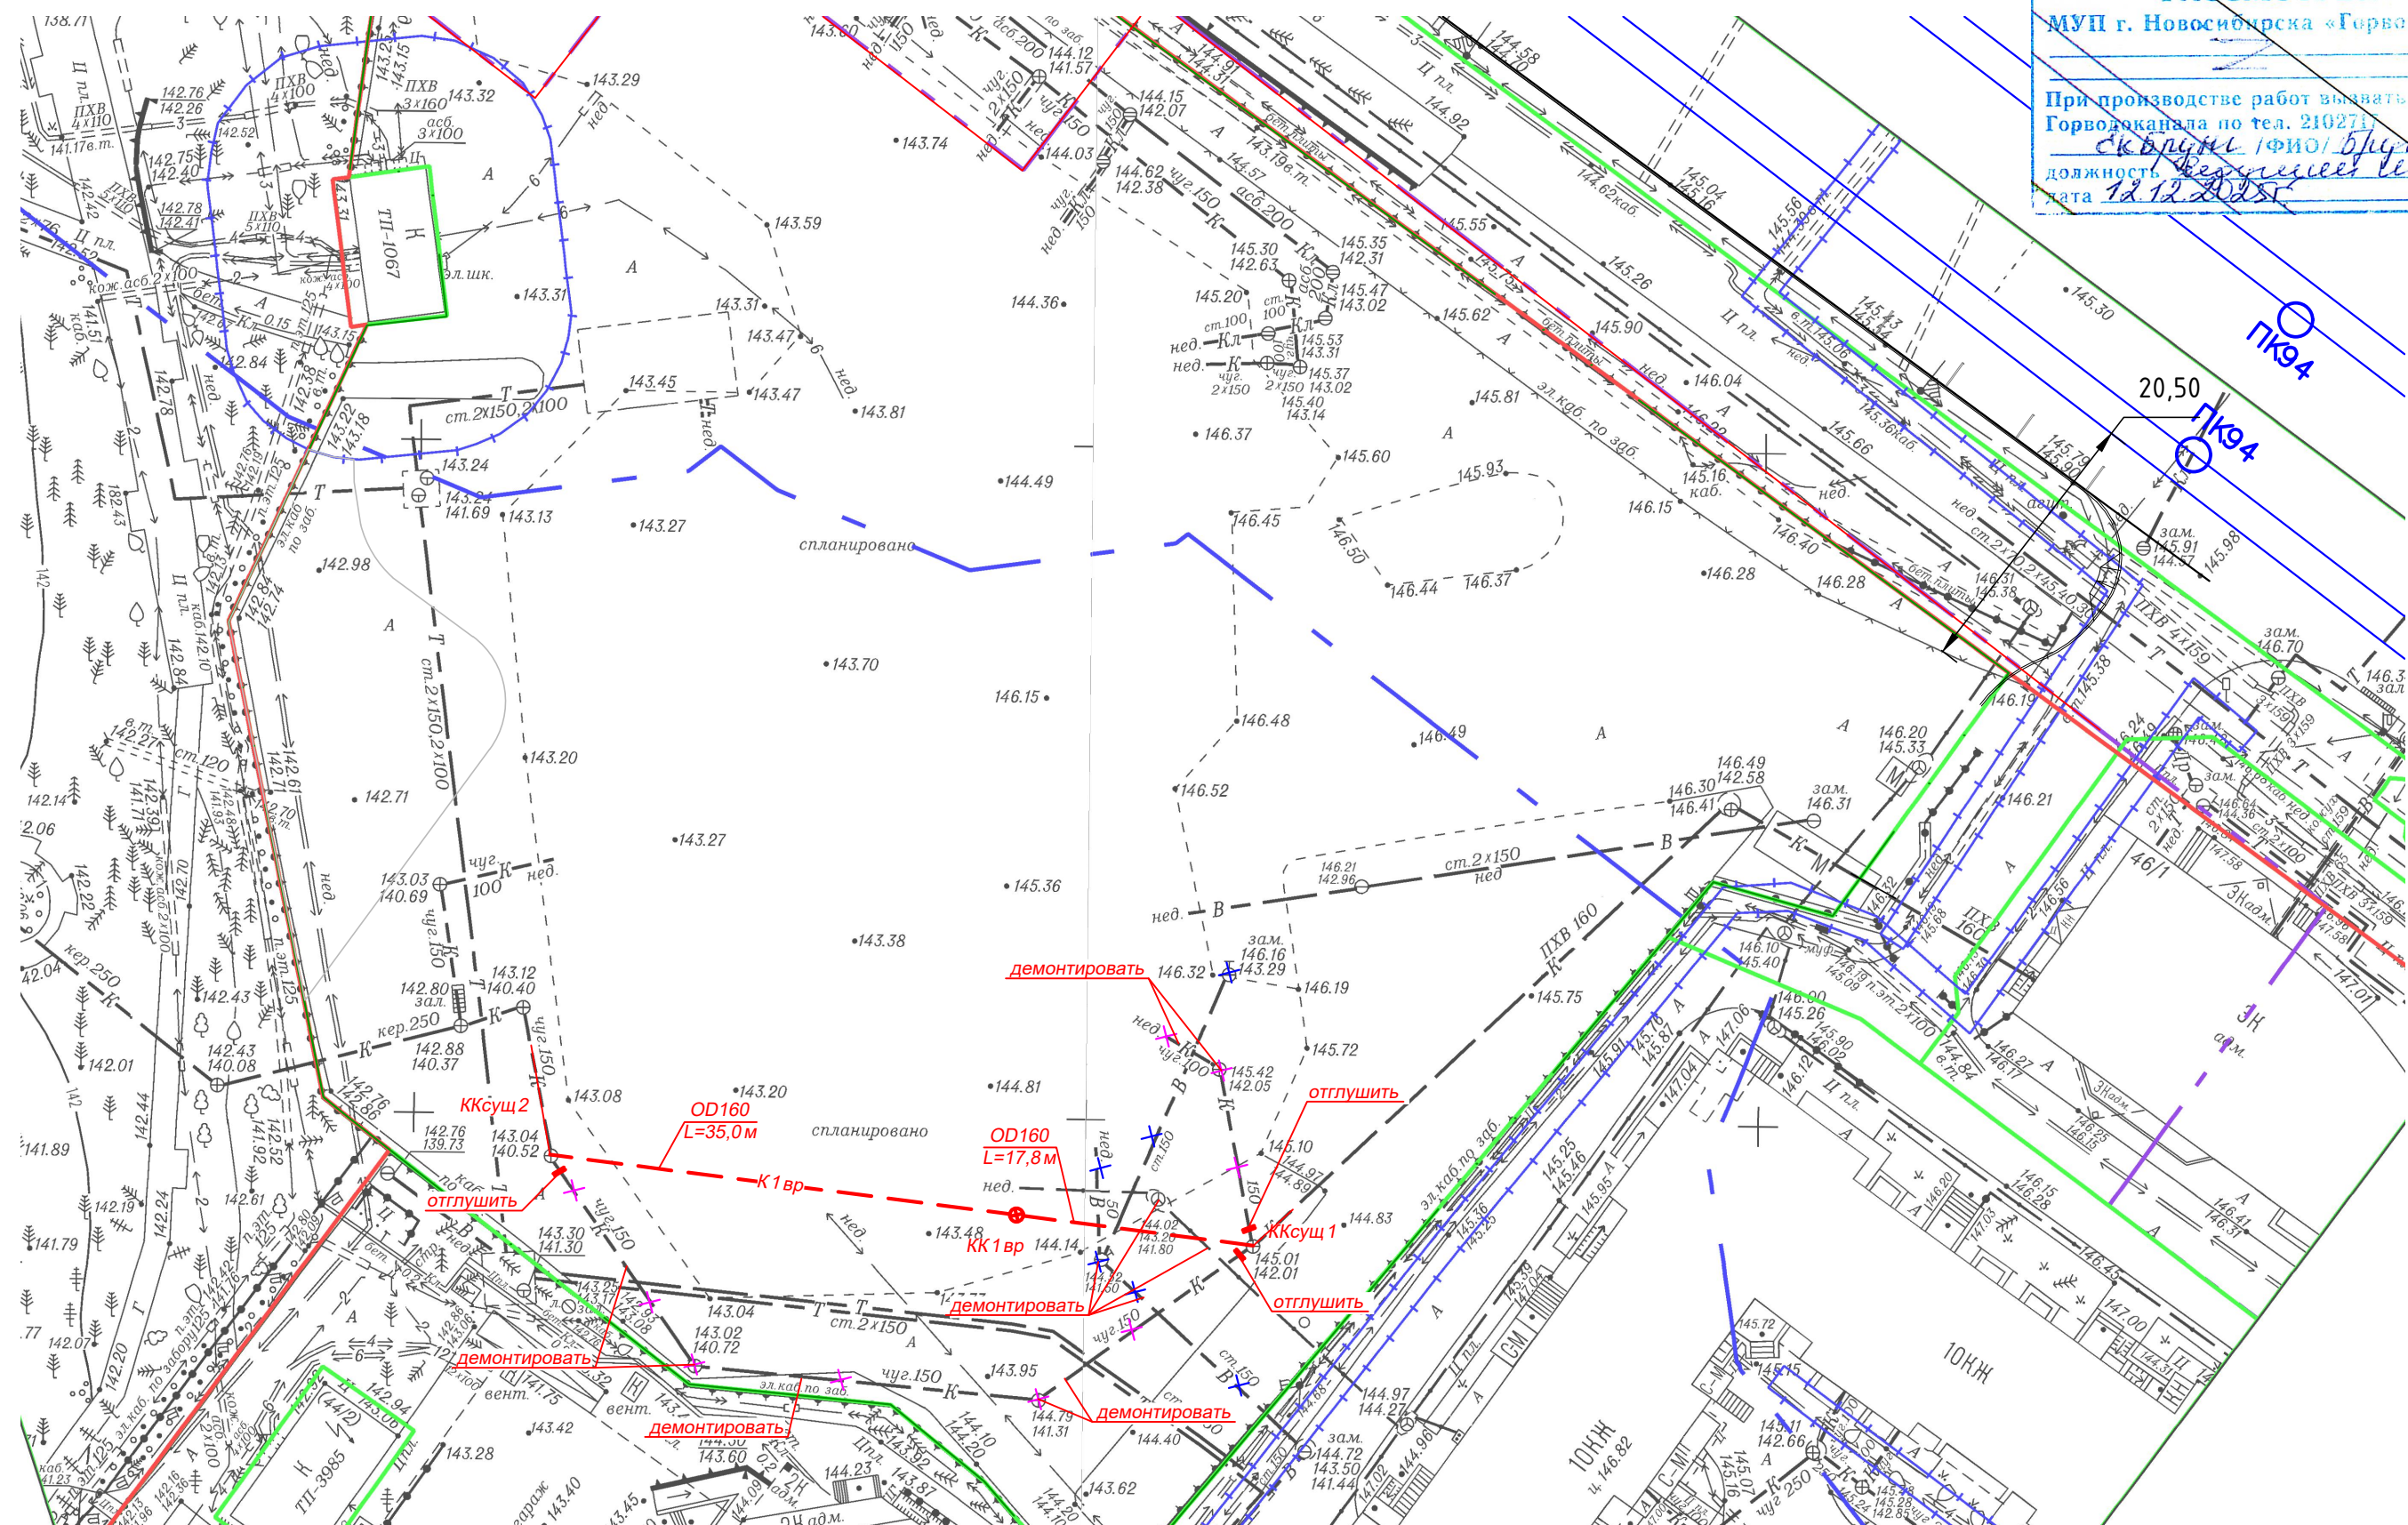

1. Раздел "наружные сети канализации" выполнен на основании технических условий №5-31289 от 10.10.2023г МУП "Горводоканал" г. Новосибирска.
2. Чертежи раздела разработаны на основании топосъемки М 1 : 500.
3. Перед началом земляных работ вызвать представителей служб по эксплуатации инженерных коммуникаций и согласовать с ними производство работ по сохранению коммуникаций и соблюдению правил по технике безопасности.

ГИП.....Домников О.Н.

09-1-2025-HK

ООО "Дом-Строй Сибирь"
Многоэтажный жилой комплекс по ул. Кирова, 44 в Октябрьском районе г. Новосибирска
на земельном участке с к.н. 54:35:074675:1

Изм.	Кол. уч.	Лист	№ док.	Подп.	Дат
------	----------	------	--------	-------	-----

Разраб.	Куприянова		10.2
---------	------------	---	------

Вынос сетей канализации из зоны строительства

Стадия	Лист	Листов
--------	------	--------

--	--	--

Н.контр.	ДОМНИКОВ		10.2
----------	----------	--	------

ГИП	ДОМНИКОВ		10.2
-----	----------	--	------

План с сетями канализации (временная схема)
М1:500. 1 этап

ООО "ЭнергоСтройПроект"
г. Новосибирск


Формат	A3
--------	----

Согласовано

Взам. инв. №

Подп. и дата

Инв. № подл.

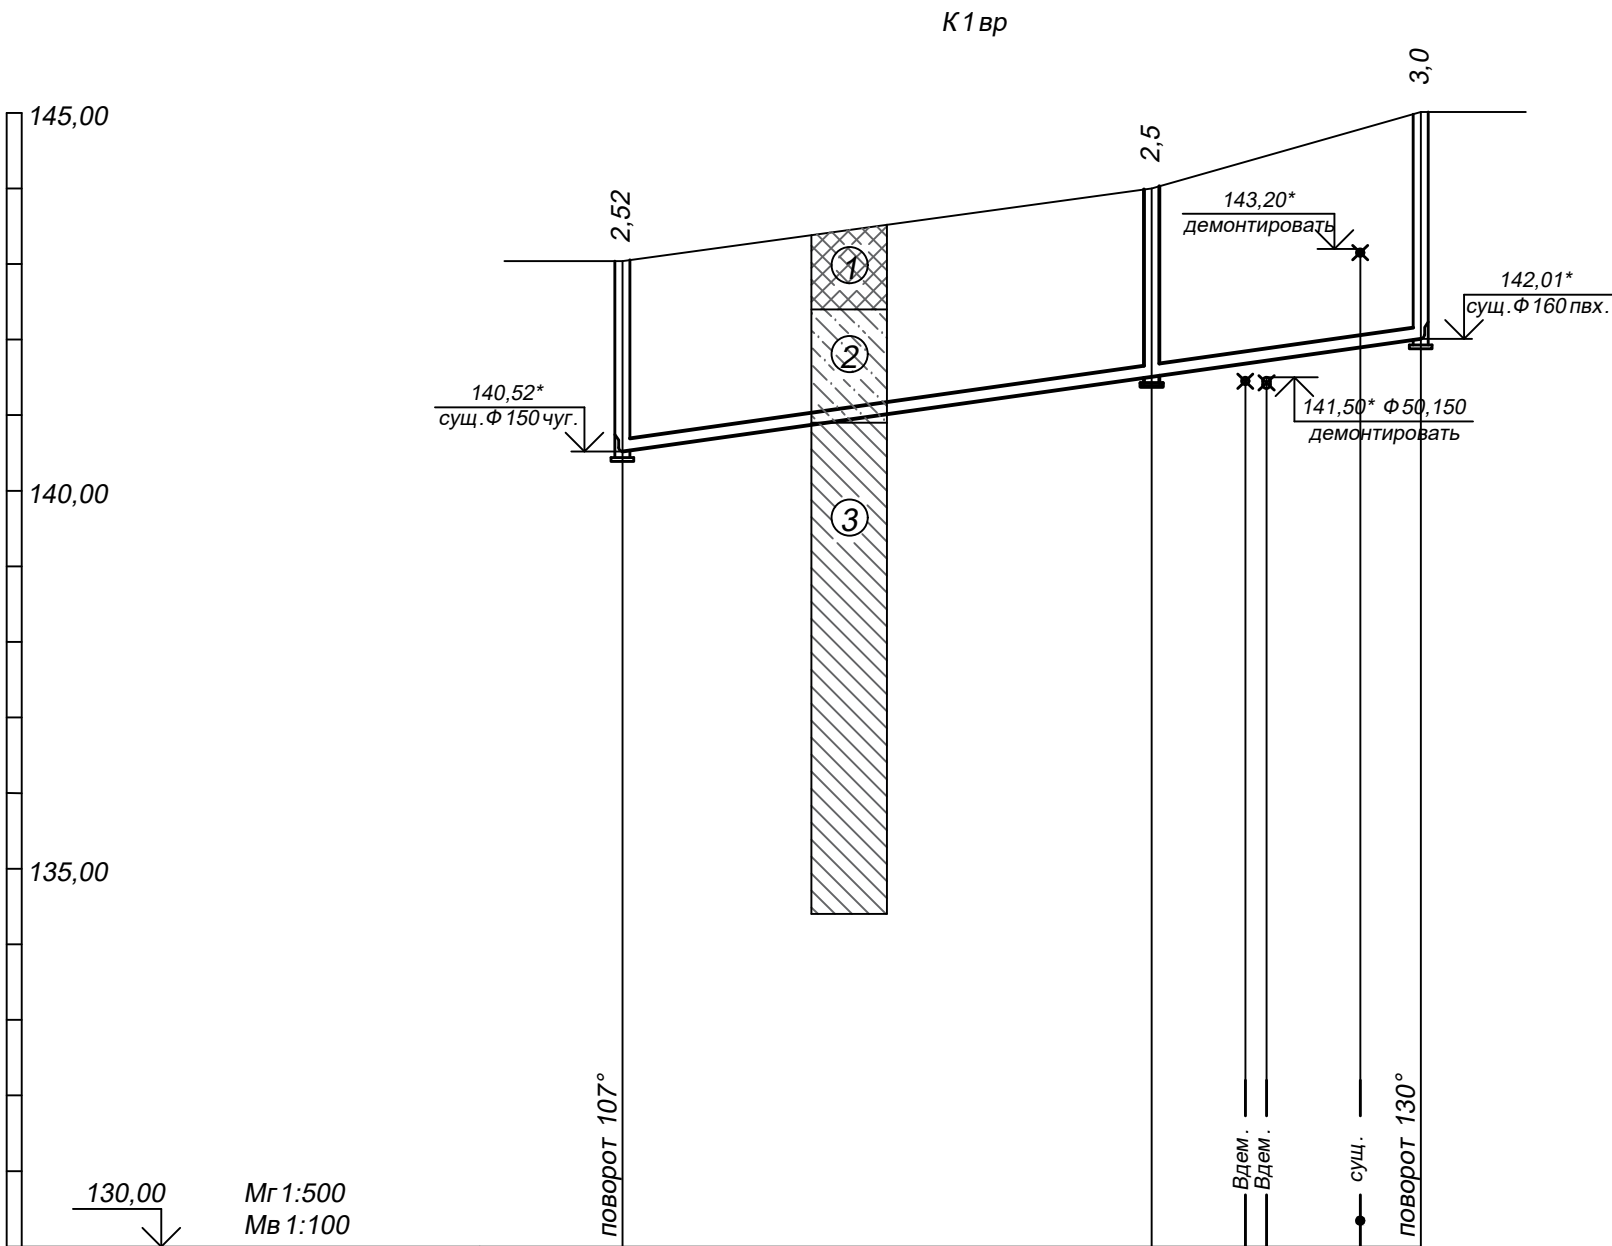

Отметка низа или лотка трубы	140,52	141,50	142,01
Проектная отметка земли			
Натурная отметка земли	143,04	144,00	145,01
Обозначение трубы и тип изоляции	Трубы гофрированные полимерные с раструбом и уплотнительным кольцом КОРСИС SN8 DN/OD160		
Основание	①		
Длина	Уклон	2,8%	52,8
Расстояние	35,0	17,8	
Номер колодца, точки, угла поворота	ККсущ 2	КК 1 вр.	ККсущ. 1
Способ прокладки	открытый		

① В качестве основания под трубопроводы предусмотреть: местный непучинистый грунт с Куп=0,95, песчаное основание высотой 15 см с плотностью 1.65г/см³ с послойным уплотнением Куп=0,95, далее засыпка песком на 30 см над верхом образующей трубы; далее местный непучинистый непросадочный грунт до низа отм. благоустройства

Примечания
1. Отметки существующих трубопроводов и коммуникаций уточнить по месту до начала производства работ.
2. Обратную засыпку рабочих котлованов и пазух колодцев произвести местным непучинистым непросадочным грунтом. Насыпной грунт на обратную засыпку и под основания не использовать.
3. Стальные гильзы покрыть антикоррозионной эмалью ХС-759 на три слоя по слою грунта ХС-059 (по ГОСТ23494-79). Внутреннее покрытие стальных труб: антикоррозионное полимерное покрытие по ТУ2310-222-39124899-2005 толщиной не менее 30 мкм.

Условные обозначения
ш.1-22-ИГИ

- ①

Насыпной грунт
- ②

Супесь пылеватая твердая непросадочная незасоленная ненабухающая
- ③

Суглинок пылеватый легкий непросадочный незасоленный ненабухающий

УГВ на отм. 113,40-112,40

						09-1-2025- НК			
						ООО "Дом-Строй Сибирь" Многоэтажный жилой комплекс по ул. Кирова, 44 в Октябрьском районе г. Новосибирска на земельном участке с к.н. 54:35:074675:1			
Изм.	Кол. уч.	Лист	№ док.	Подп.	Дата	Вынос сетей канализации из зоны строительства	Стадия	Лист	Листов
Разраб.		Куприянова			10.25		Р	3	
Н.контр.		Домников			10.25	Профиль К1вр. 1 этап	ООО "ЭнергоСтройПроект" г. Новосибирск		
ГИП		Домников			10.25				

Согласовано			
Инд. № подл.	Подп. и дата	Взам. инв. №	

Примечания
1. Колодцы выполнить из железобетонных элементов по ГОСТ8020-2016 с наружной гидроизоляцией. Наружная гидроизоляция битумным составом за два раза по слою битумного праймера.
2. Монтаж элементов сборных железобетонных колодцев вести в соответствии с ТП901-09-22.84 альбом 2 применить тип колодца по грунтовым условиям II.


№ колодца по генплану	Марка колодца по грунтовым условиям	Марка колодца	Полная глубина колодца Нмм	Диаметр колодца, мм	Глубина лотка, мм	Высота рабочей части Нр мм	Высота горловины, h мм	РАСХОД МАТЕРИАЛОВ																												Тип люка по ГОСТ 3634-2019	Стремянка /скобы	Гидроизоляция	
								Объем бетона на лоток В20 F150 W12, м³	Днище					Рабочая часть										Плита перекрытия					Горловина										
									Сборные железобетонные элементы по ГОСТ 8020-2016, ФУТ - по ТУ 5855-032-86549669-2016																														
									ПН 10	ПН 15	ПН 20	ПН 15 ФУТ*	ПН 20 ФУТ*	КС 10.6	КС 10.9	КС 15.6	КС 15.9	КС 20.6	КС 20.9	КС 15.6 ФУТ*	КС 15.9 ФУТ*	КС 20.6 ФУТ*	КС 20.9 ФУТ*	ПП 10-2	1 ПП 15-2	1 ПП 20-2	ПП 15-2 ФУТ	ПП 20-2 ФУТ	КО6	КС 7.3	КС 7.9								
КК 1 вр.	II	КСЛ	2600	1000	250	2100	500	0,4	1	-	-	-	-	2	1	-	-	-	-	-	-	-	-	-	1	-	-	-	-	3	-	-	Т-2	Стремянка Н=1850					

						09-1-2025-НК
						ООО "Дом-Строй Сибирь" Многоэтажный жилой комплекс по ул. Кирова, 44 в Октябрьском районе г. Новосибирска на земельном участке с к.н. 54:35:074675:1
Изм.	Кол. уч.	Лист	№ док.	Подп.	Дата	
Разраб.		Куприянова			10.25	
						Вынос сетей канализации из зоны строительства
						Р4
Н.контр.		Домников			10.25	Таблица канализационных колодцев К1вр. 1 этап
ГИП		Домников			10.25	ООО "ЭнергоСтройПроект" г. Новосибирск





Согласовано					
Инов. № подл.	Подп. и дата	Взам. инв. №			

Примечания
1. Колодцы выполнить из железобетонных элементов по ГОСТ8020-2016 с наружной гидроизоляцией. Наружная гидроизоляция битумным составом за два раза по слою битумного праймера.
2. Монтаж элементов сборных железобетонных колодцев вести в соответствии с ТП901-09-22.84 альбом 2 применить тип колодца по грунтовым условиям II.

№ колодца по генплану	Марка колодца по грунтовым условиям	Марка колодца	Полная глубина колодца Нмм	Диаметр колодца, мм	Глубина лотка, мм	Высота рабочей части Нр мм	Высота горловины, h мм	РАСХОД МАТЕРИАЛОВ																												Тип люка по ГОСТ 3634-2019	Стремянка/скобы	Гидроизоляция
								Объем бетона на лоток В20 F150 W12, м³	Днище					Рабочая часть										Плита перекрытия						Горловина								
									Сборные железобетонные элементы по ГОСТ 8020-2016, ФУТ - по ТУ 5855-032-86549669-2016																													
ПН 10	ПН 15	ПН 20	ПН 15 ФУТ*	ПН 20 ФУТ*	КС 10.6	КС 10.9	КС 15.6	КС 15.9	КС 20.6	КС 20.9	КС 15.6 ФУТ*	КС 15.9 ФУТ*	КС 20.6 ФУТ*	КС 20.9 ФУТ*	ПП 10-2	1 ПП 15-2	1 ПП 20-2	ПП 15-2 ФУТ	ПП 20-2 ФУТ	КО6	КС 7.3	КС 7.9																
КК 1	II	КСП	4000	1500	350	3300	700	0,5	-	1	-	-	-	-	1	3	-	-	-	-	-	-	-	-	1	-	-	-	2	1	-	T-2	стремьянка Н=2950	Гидроизоляция по наружным поверхностям				
КК 2	II	КСП	4100	1500	350	3300	800	0,5	-	1	-	-	-	-	1	3	-	-	-	-	-	-	-	1	-	-	-	3	1	-	T-2	стремьянка Н=2950						
КК 3	II	КСЛ	3960	1500	350	3300	660	0,5	-	1	-	-	-	-	1	3	-	-	-	-	-	-	-	1	-	-	-	1	1	-	T-2	стремьянка Н=2950						
КК 4	II	КСП	3400	1500	350	2700	700	0,5	-	1	-	-	-	-	-	3	-	-	-	-	-	-	-	1	-	-	-	2	1	-	T-2	стремьянка Н=2350						
КК 5	II	КСП	3440	1500	350	2700	740	0,5	-	1	-	-	-	-	-	3	-	-	-	-	-	-	-	1	-	-	-	2	1	-	T-2	стремьянка Н=2350						
КК 6	II	КСП	2500	1000	350	2100	400	0,4	1	-	-	-	-	2	1	-	-	-	-	-	-	-	1	-	-	-	-	2	-	-	T-2	стремьянка Н=1750						
КК 7	II	КСП	2730	1000	350	2100	630	0,4	1	-	-	-	-	2	1	-	-	-	-	-	-	-	1	-	-	-	-	1	1	-	T-2	стремьянка Н=1750						
КК 8	II	КСП	2500	1000	350	2100	400	0,4	1	-	-	-	-	2	1	-	-	-	-	-	-	-	1	-	-	-	-	2	-	-	T-2	стремьянка Н=1750						

 						09-1-2025- НК		
						ООО "Дом-Строй Сибирь "		
						Многоэтажный жилой комплекс по ул . Кирова , 44 в Октябрьском районе г . Новосибирска на земельном участке с к.н. 54:35:074675:1		
Изм.	Кол. уч.	Лист	№ док.	Подп.	Дата			
Разраб.		Куприянова			10.25	Вынос сетей канализации из зоны строительства		Стадия
								Р
								Лист
								7
								Листов
Н.контр.	Домников				10.25	Таблица канализационных колодцев К 1. 2 этап		ООО "ЭнергоСтройПроект"
ГИП	Домников				10.25			г. Новосибирск

Инв. № подл.	Подп. и дата	Взам. инв. №	Согласовано		

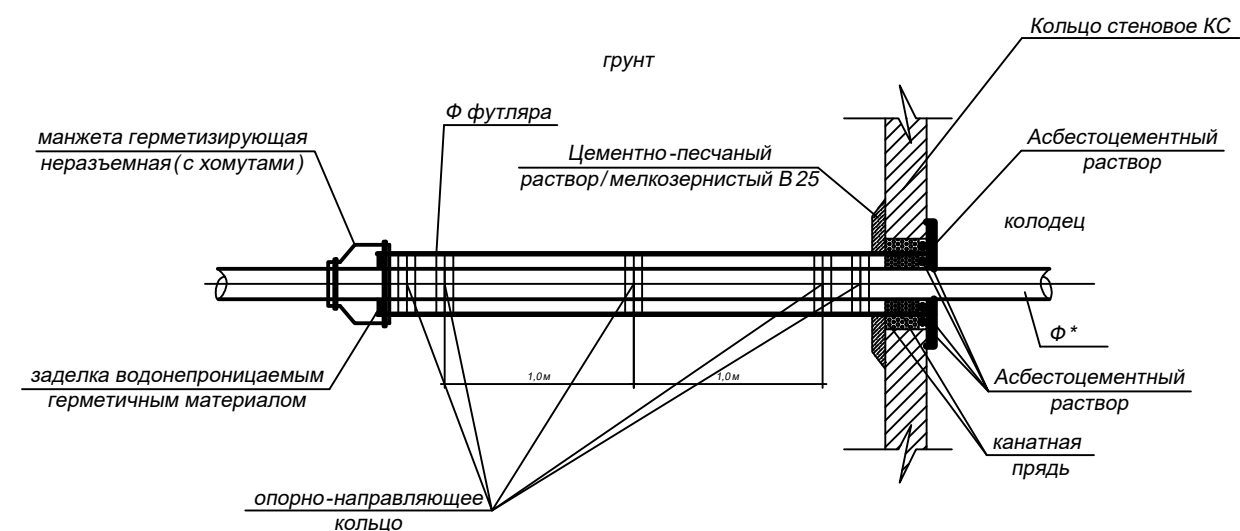   

						09-1-2025- НК					
						ООО "Дом-Строй Сибирь " Многоэтажный жилой комплекс по ул. Кирова, 44 в Октябрьском районе г. Новосибирск на земельном участке с к.н. 54:35:074675:1					
Изм.	Кол. уч.	Лист	№ док.	Подп.	Дата						
Разраб.		Куприянова			10.25	Вынос сетей канализации из зоны строительства					
									Стадия	Лист	Листов
									Р	8	
						Схемы. Узлы					
Н.контр.		Домников			10.25				ООО "ЭнергоСтройПроект" г. Новосибирск		
ГИП		Домников			10.25						

Инв. № подл.	Подпись и дата	Взам. инв. №		Наименование и техническая характеристика	Тип, марка	Код оборудования изделия	Завод - изготовитель	Единица измерен.	Кол -во	Масса единицы кг	Примечания																																																																																									
				КАНАЛИЗАЦИЯ																																																																																																
				Трубы гофрированные полимерные с раструбом и уплотнительным кольцом SN8 DN/OD160	КОРСИС		ООО "Группа ПОЛИПЛАСТИК"	м	54,0																																																																																											
				Гильзы для прохода через стенки колодцев																																																																																																
				Трубы стальные электросварные прямошовные Ф 250 (273х4,0мм) с внутренним антикоррозионным полимерным покрытием по ТУ 2310-222-39124899-2005 толщиной не менее 30мкм.	ГОСТ 10704-91			м	1,2																																																																																											
				Антикоррозионное покрытие стальных гильз эмалью ХС-759 за три раза по грунту ХС-059, наносимого в два слоя				м²	1,0																																																																																											
				Песок средней крупности под основание и засыпку трубопроводов				м³	24,0																																																																																											
				Колодец круглый железобетонный Ф 1000				компл.	1																																																																																											
				Бетон В 7.5 (основания)				м³	0,2																																																																																											
				Бетон В 25				м³	0,1																																																																																											
				Арматура (для изготовления стремянок для спуска в колодцы) 20- А 240	ГОСТ 5781-82			м	5,5																																																																																											
				Гидроизоляция наружных поверхностей колодцев битумным составом за 2 раза по слою битумного праймера				м²	10,0																																																																																											
				Узел врезки в сущ. Д 160 пвх				компл.	1																																																																																											
				Узел врезки в сущ. Д 150 чуг.				компл.	1																																																																																											
				Демонтаж самотечной сети канализации Ф 100-160мм				м	82,0																																																																																											
				Демонтаж канализационных колодцев диаметром 1500мм Н=3,0-3,5м				компл.	3																																																																																											
	Песок средней крупности под засыпку котлованов и траншей				м³	300,0																																																																																														
				<table><tr><td></td><td></td><td></td><td></td><td></td><td></td><td colspan="4">09-1-2025- НК.С 1</td></tr><tr><td></td><td></td><td></td><td></td><td></td><td></td><td colspan="4">ООО "Дом-Строй Сибирь "</td></tr><tr><td></td><td></td><td></td><td></td><td></td><td></td><td colspan="4">Многоэтажный жилой комплекс по ул. Кирова, 44 в Октябрьском районе г. Новосибирска на земельном участке с к.н. 54:35:074675:1</td></tr><tr><td>Изм.</td><td>Кол. уч.</td><td>Лист</td><td>№ док.</td><td>Подп.</td><td>Дата</td><td colspan="3" rowspan="3">Вынос сетей канализации из зоны строительства</td><td>Стадия</td><td>Лист</td><td>Листов</td></tr><tr><td>Разраб.</td><td></td><td>Куприянова</td><td></td><td></td><td>10.25</td><td>Р</td><td>1</td><td>1</td></tr><tr><td></td><td></td><td></td><td></td><td></td><td></td><td></td><td></td><td></td></tr><tr><td></td><td></td><td></td><td></td><td></td><td></td><td colspan="3" rowspan="2">Спецификация оборудования, изделий и материалов. 1 этап</td><td colspan="3" rowspan="2">ООО "ЭнергоСтройПроект" г. Новосибирск</td></tr><tr><td>Н.контр.</td><td></td><td>Домников</td><td></td><td></td><td>10.25</td></tr><tr><td>ГИП</td><td></td><td>Домников</td><td></td><td></td><td>10.25</td><td colspan="3"></td><td colspan="3"></td></tr></table>													09-1-2025- НК.С 1										ООО "Дом-Строй Сибирь "										Многоэтажный жилой комплекс по ул. Кирова, 44 в Октябрьском районе г. Новосибирска на земельном участке с к.н. 54:35:074675:1				Изм.	Кол. уч.	Лист	№ док.	Подп.	Дата	Вынос сетей канализации из зоны строительства			Стадия	Лист	Листов	Разраб.		Куприянова			10.25	Р	1	1																Спецификация оборудования, изделий и материалов. 1 этап			ООО "ЭнергоСтройПроект" г. Новосибирск			Н.контр.		Домников			10.25	ГИП		Домников			10.25						
						09-1-2025- НК.С 1																																																																																														
						ООО "Дом-Строй Сибирь "																																																																																														
						Многоэтажный жилой комплекс по ул. Кирова, 44 в Октябрьском районе г. Новосибирска на земельном участке с к.н. 54:35:074675:1																																																																																														
Изм.	Кол. уч.	Лист	№ док.	Подп.	Дата	Вынос сетей канализации из зоны строительства			Стадия	Лист	Листов																																																																																									
Разраб.		Куприянова			10.25				Р	1	1																																																																																									
						Спецификация оборудования, изделий и материалов. 1 этап			ООО "ЭнергоСтройПроект" г. Новосибирск																																																																																											
Н.контр.		Домников			10.25																																																																																															
ГИП		Домников			10.25																																																																																															

Инв. № подл.	Подпись и дата	Взам. инв. №

[illegible]